

INWENTARYZACJA POWYKONAWCZA BUDOWY BOISKA WRAZ Z PRZYŁĄCZAMI KANALIZACJI SANITARNEJ I DESZCZOWEJ, SIECI WODOCIĄGOWEJ ORAZ ENERGETYCZNEJ

PŁOTY ul. Stefana Batorego 15, dz. 88/12


Skala 1: 500

KERG 1375/2008

Ks. rob. 78/2008

Przebieg projektowanych sieci uzbrojenia terenu uzgodniono w ZUDP Gryfice -
opinia nr 439/2008 z dnia 06.10.2008.

Stwierdzono rozbieżność realizacji sieci wodociągowej z projektem - kolorem zielonym oznaczono przebieg projektowany. Stwierdzono rozbieżność realizacji sieci energetycznej - kolorem różowym oznaczono przebieg projektowany. Stwierdzono zgodność realizacji sieci kanalizacji sanitarnej i deszczowej z projektem

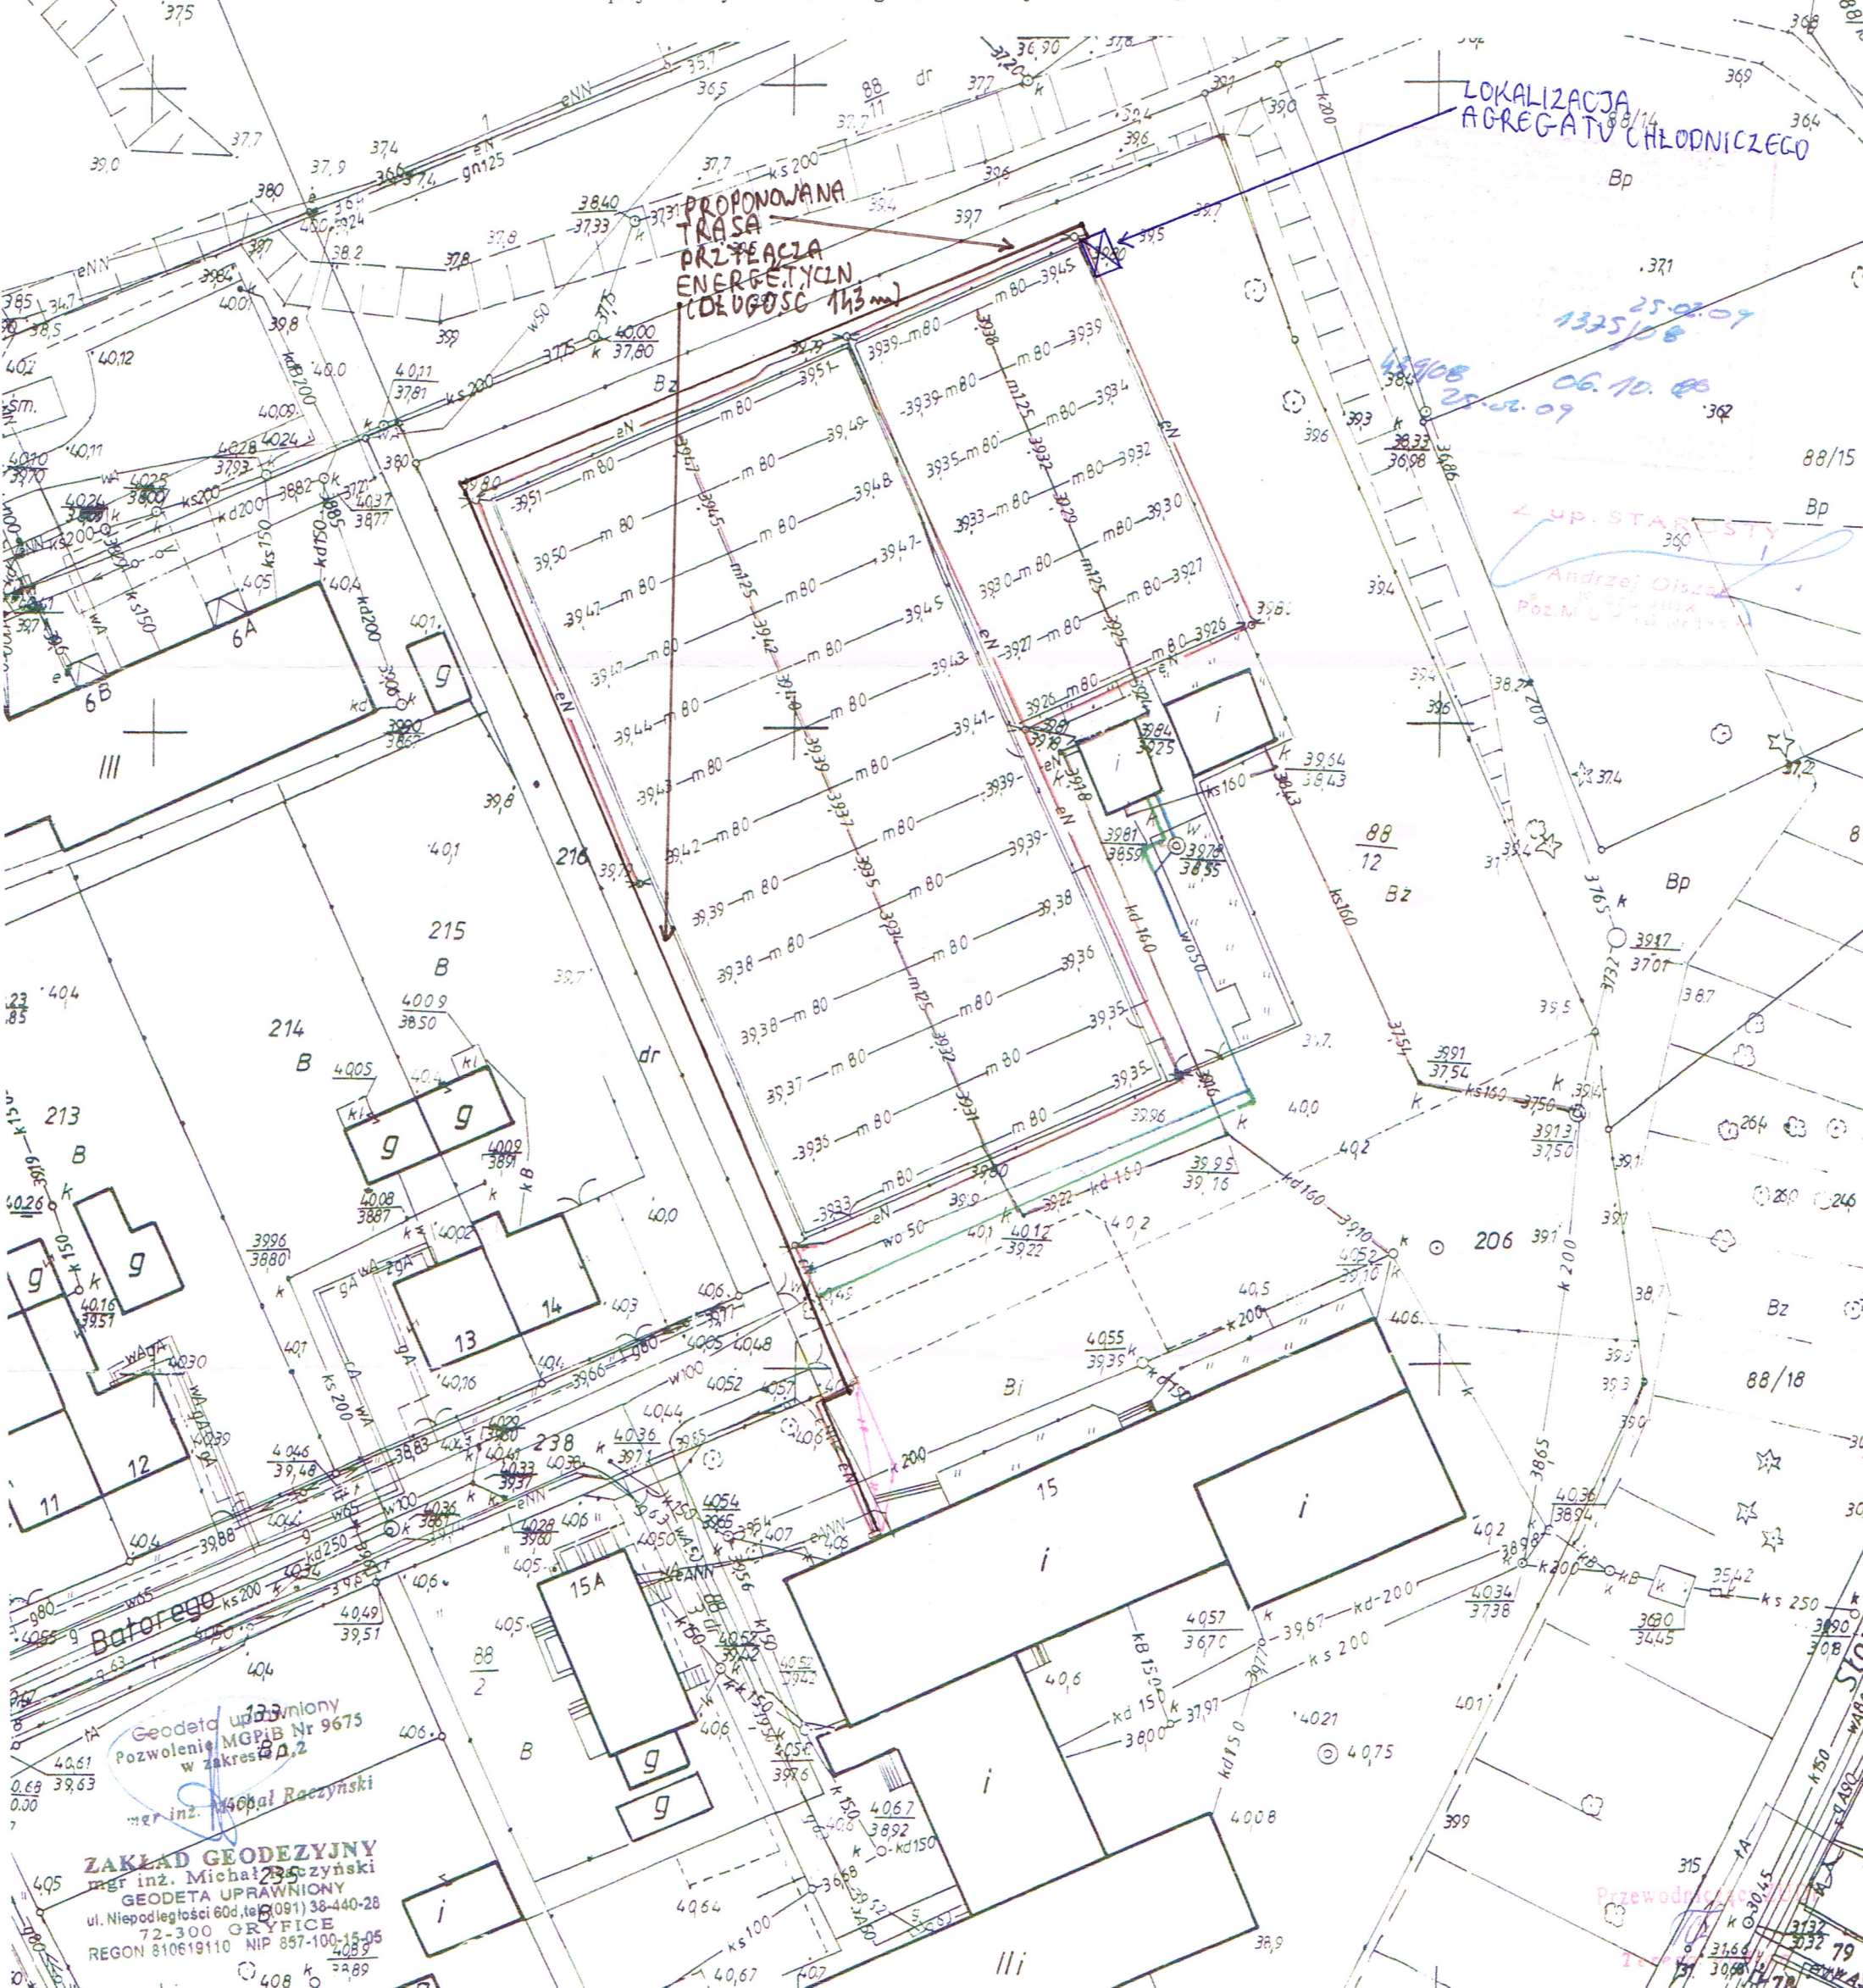

LOKALIZACJA
AGREGATU CHŁODNICZEGO

PROPONOWANA
TRASA
PRZYŁĄCZA
ENERGETYCZNEJ
(DŁUGOŚĆ 143 m)

25.02.09
1375/08
06.10.08
25.02.09

Z UP. STAROSTY
Andrzej Olsza
K. POLSKA
Poznań 10.07.08

Geodeta uprawniony
Pozwolenie MGPiB Nr 9675
w zakresie D.2
mgr inż. Michał Raczynski

ZAKŁAD GEODEZYJNY
mgr inż. Michał Raczynski
GEODETA UPRAWNIONY
ul. Niepodległości 60d, tel. (091) 38-440-28
72-300 GRYFICE
REGON 810619110 NIP 857-100-15-05